


暖通						
电气						
给排水						
道路						
结构(桥梁)						
建筑						
专业	实名	签名	日期			
会签栏						

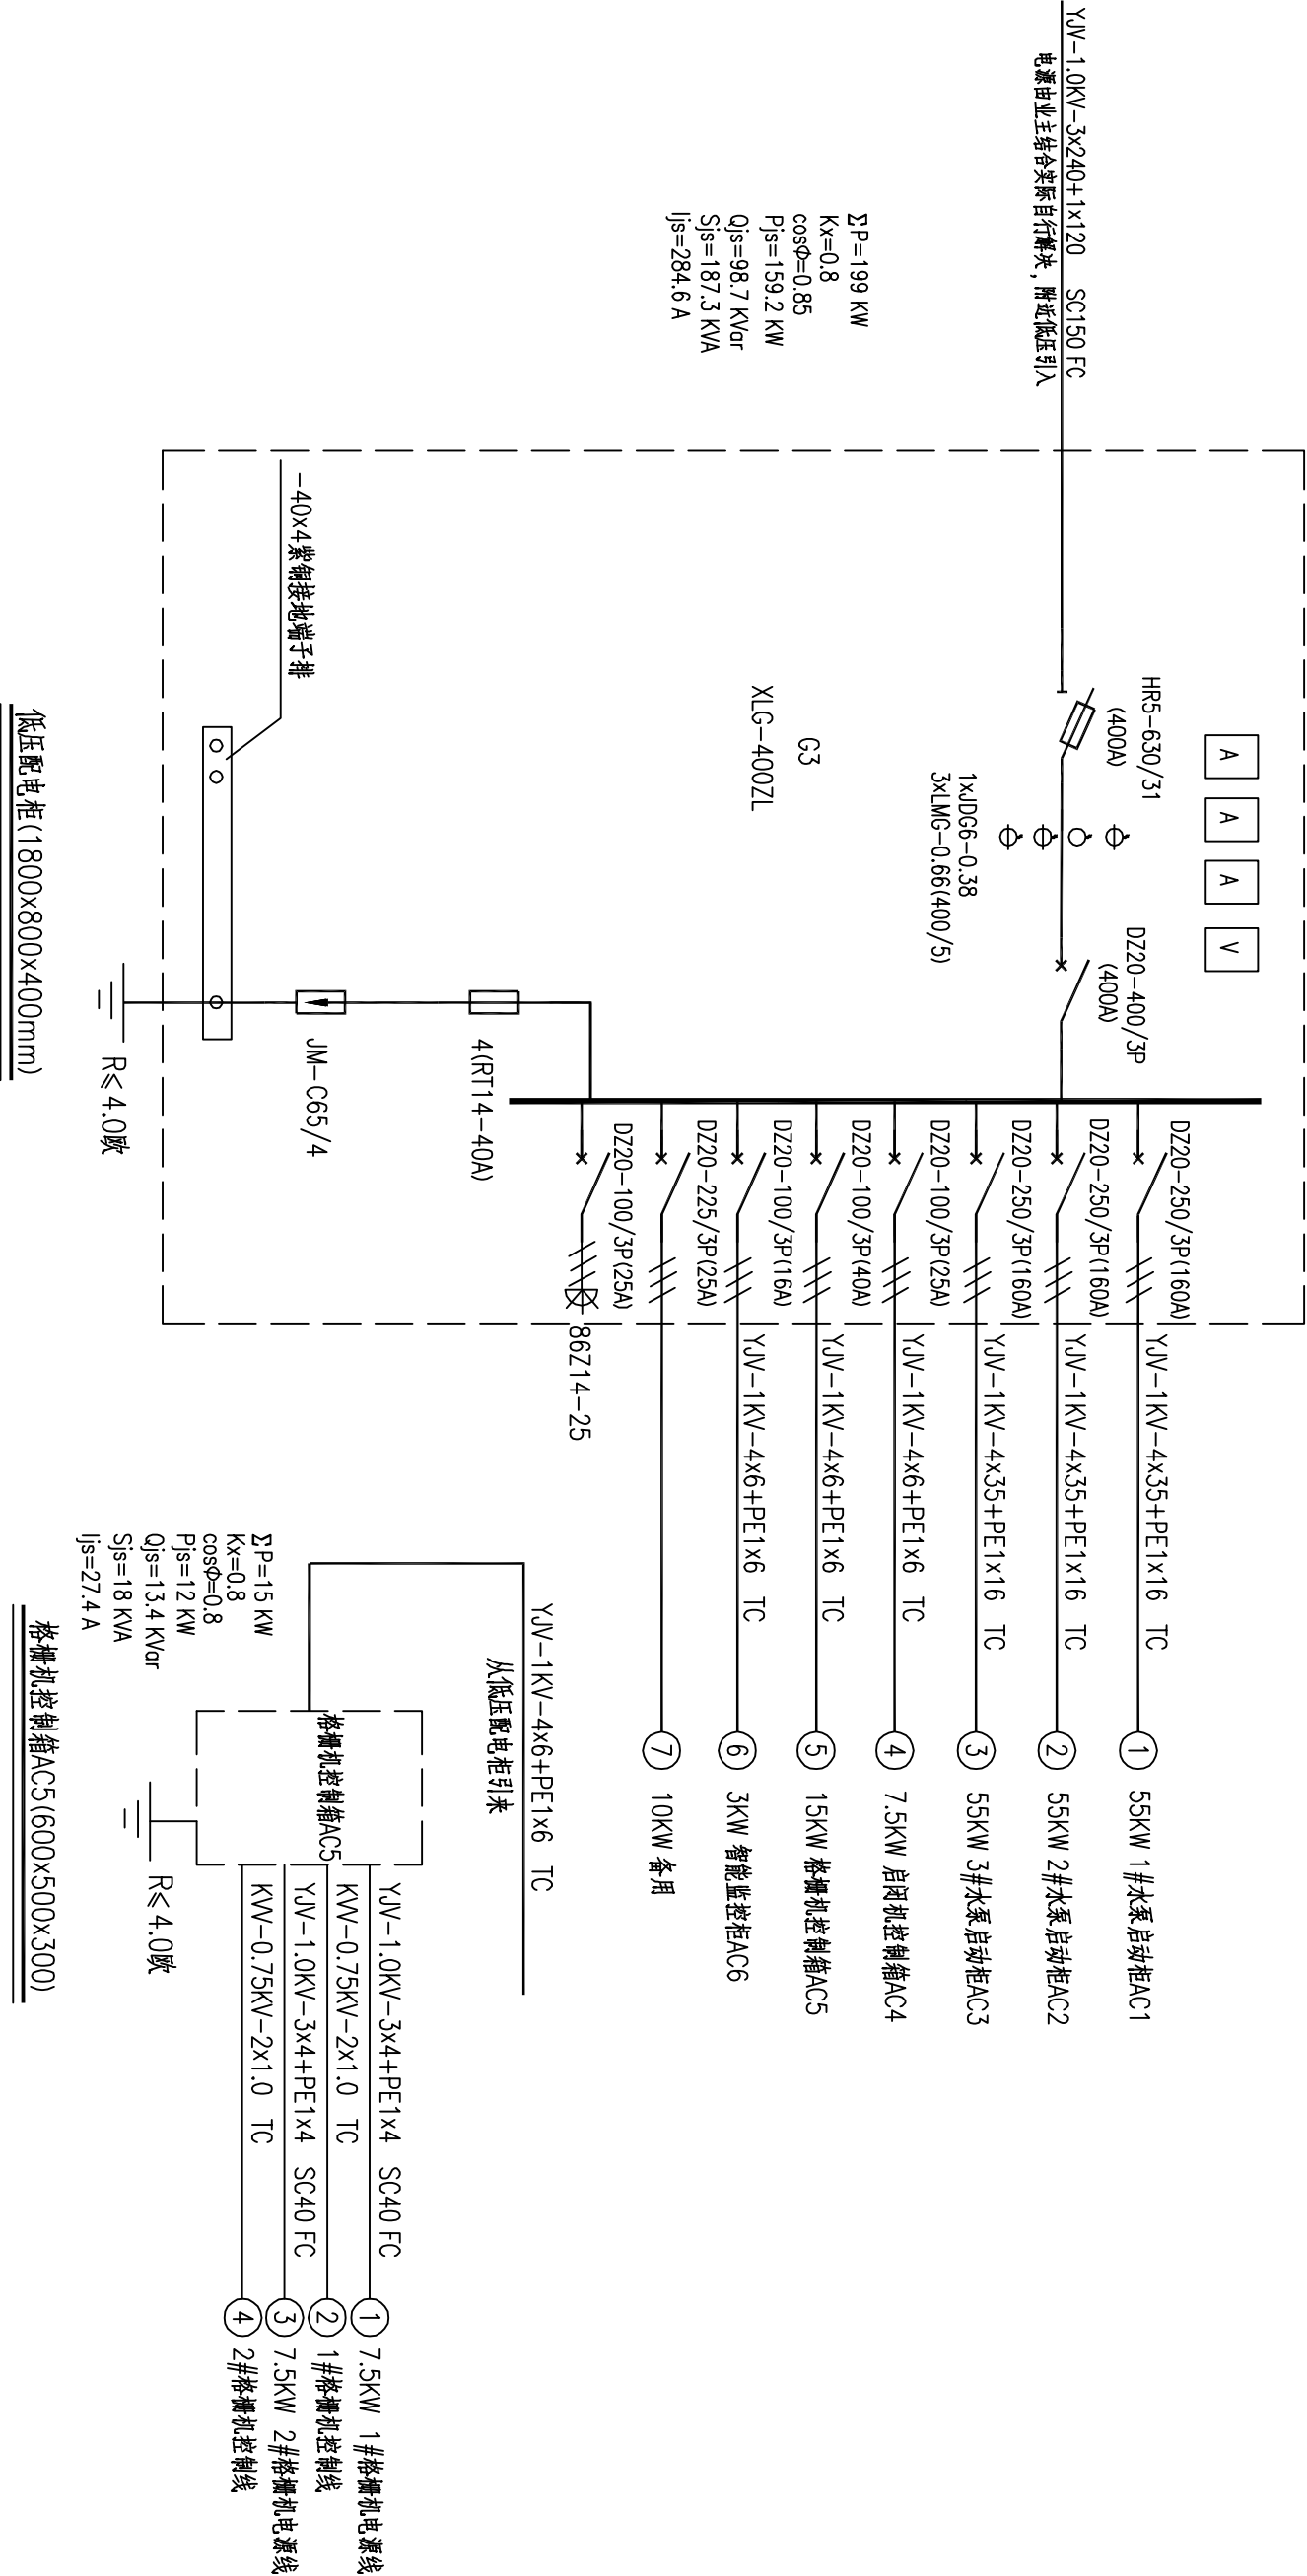

- 说明：
- 1.本设计为泵站内低压配电设计，主电源高低压进线，计量单元由专业单位设计。
 - 2.本工程中格棚机启动方式为直接启动，根据自动与手动切换控制方式。

出图负责人章	单位出图专用章
--------	---------

湖州城市规划设计研究院				审定	审核	项目负责人	专业负责	校对	设计	制图	备注		工程名称	2012年湖州城区中间整治工程	工程编号	S2011-11-12
规划甲级/编制编号(081061)				实名							项目		项目	龙溪港排涝泵站工程	图别	电初
工程设计等级证书： 建规甲级/A133001983 市政乙级/A233001980				签名							版次	日期	图名	电气系统图	图号	DC04-1
				日期											日期	2012.4