


会 签 栏	专业	建筑	结构(桥梁)	道路	给排水	电气	暖通
	实名						
	签名						
	日期						

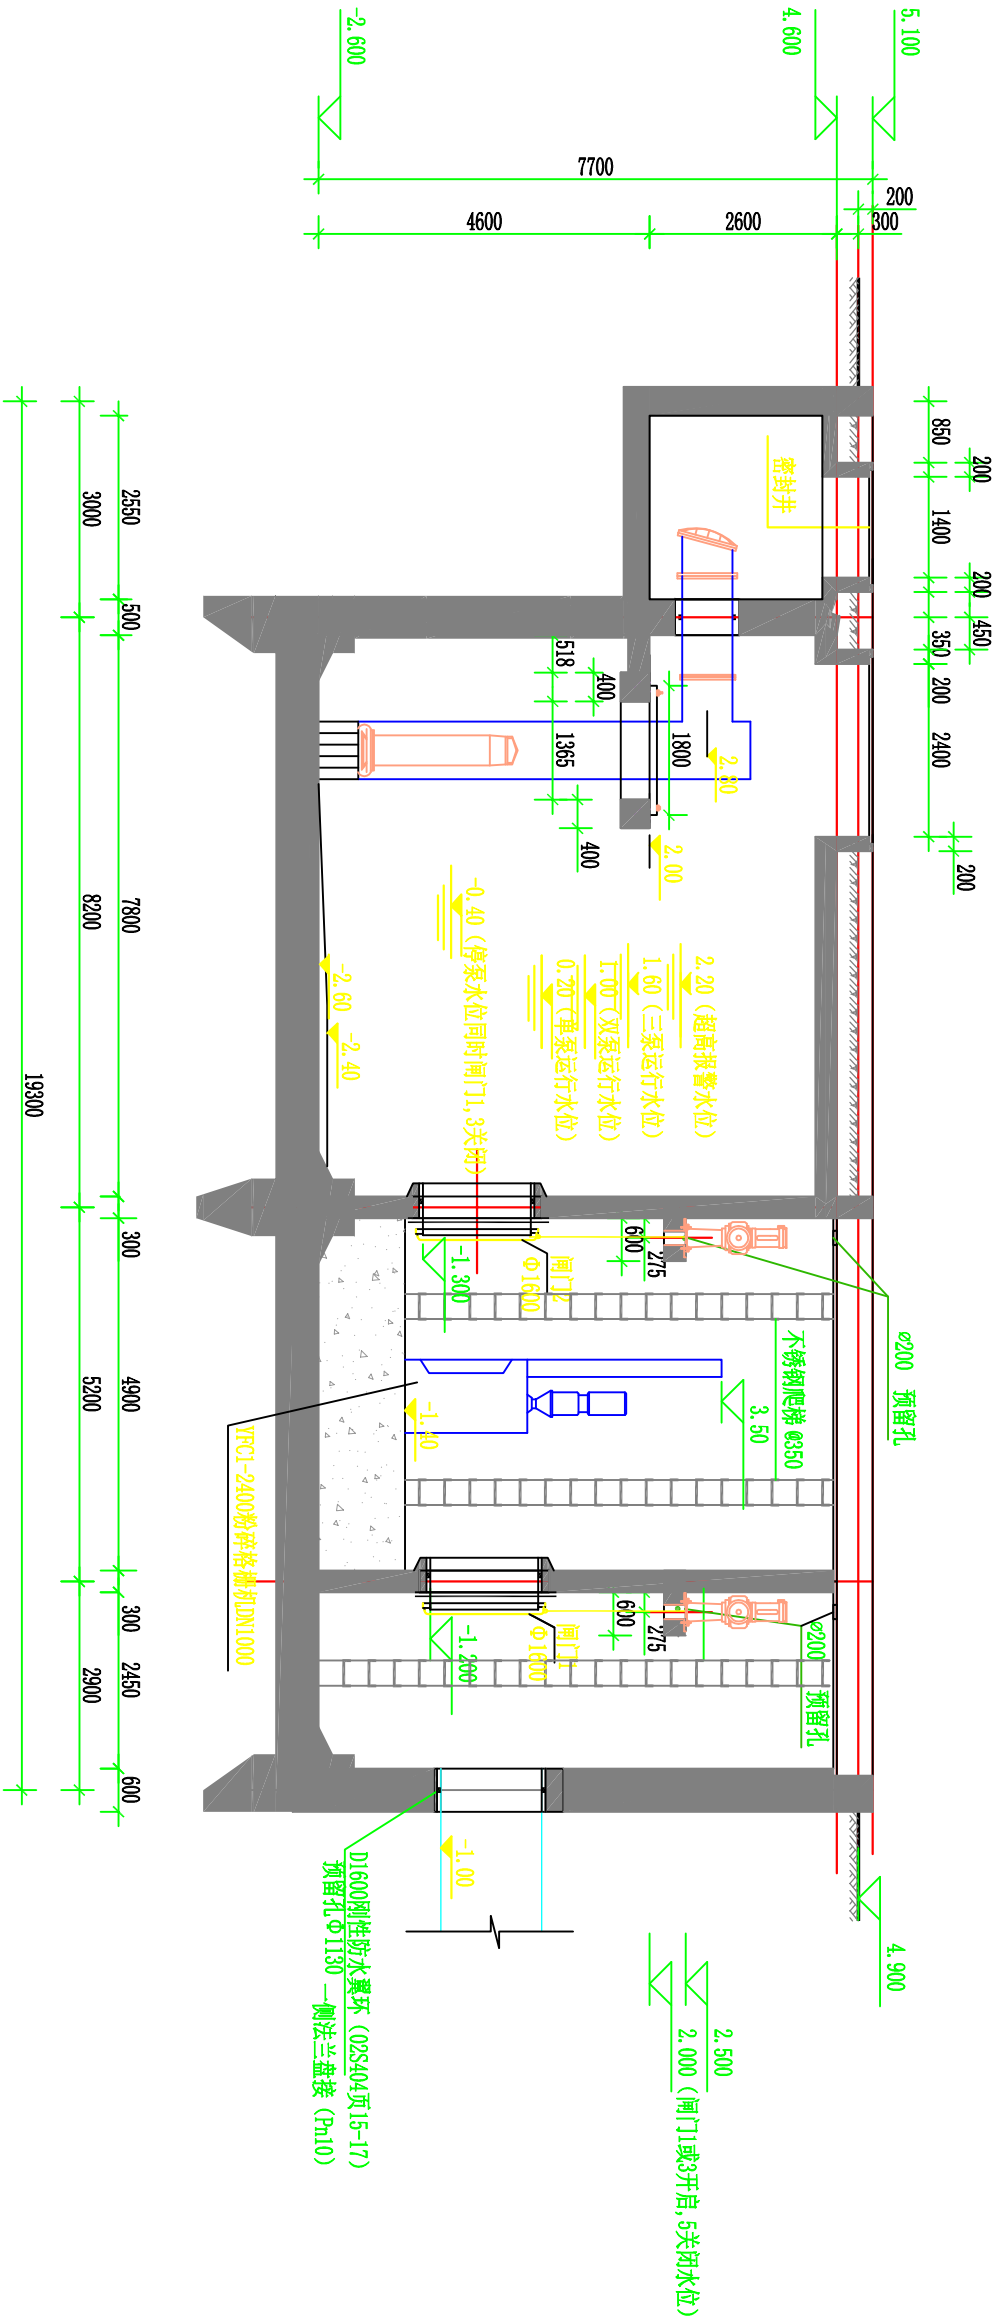

1-1剖面图 1:50

湖州市城市规划设计研究院				审定	审核	项目负责	专业负责	校对	设计	制图	备注		工程名称	2012年湖州城区中间整治工程	工程编号	S2012-011-12
规划甲段/地编编号(081051)				实名									项目	龙溪港提升泵站工程	图别	水施
工程设计等级证书: 建规甲段/A133001963				签名							版次	日期			图号	SS10
市政乙段/A233001960				日期									图名	1-1剖面设计图	日期	2012.5

单位出图专用章

出图负责人章

地址:浙江省湖州市红旗路618号

邮编:313000