


会 签 栏	专业	建筑	结构(桥梁)	道路	给排水	电气	暖通
	实名						
	签名						
	日期						

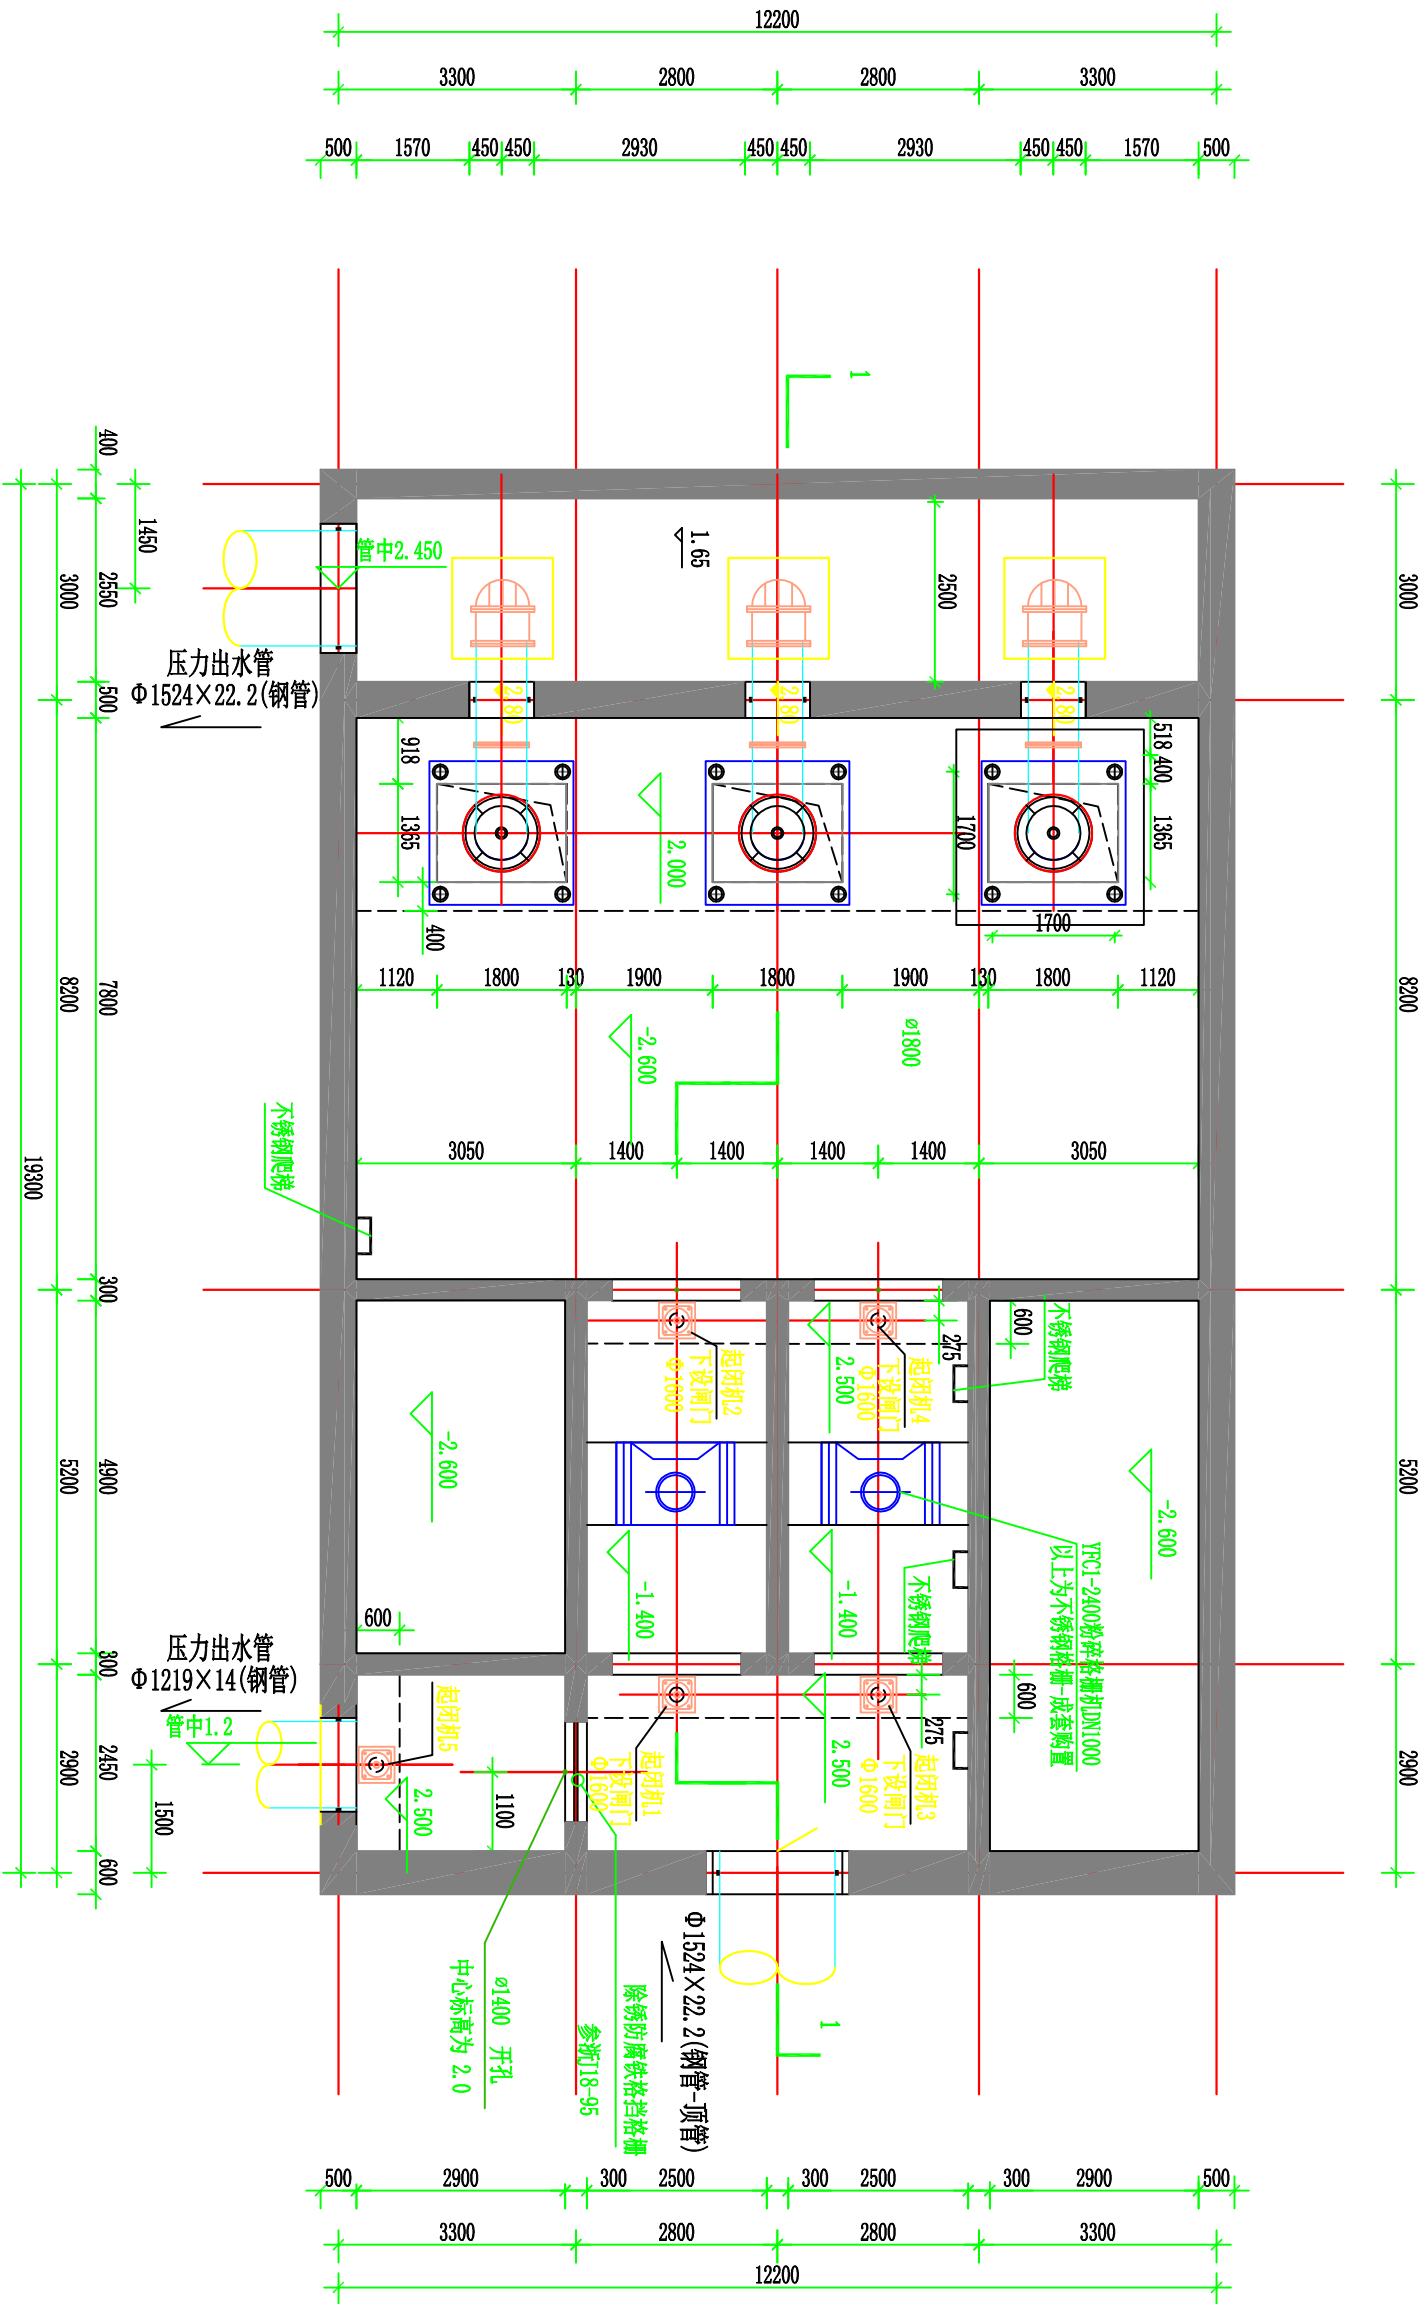

湖州市城市规划设计研究院 规划设计等级证书: 规划甲级/A133001963 市政乙级/A233001960										审定		审核		项目负责		专业负责		校对		设计		制图		备注		工程名称		2012年湖州城区中间整治工程		工程编号		S2011-121	
										实名										项目		龙溪港提升泵站工程		图别		水施							
										签名										图名		黄标-2.60m平面设计图		图号		SS09							
										日期														日期		2012.5							

地址:浙江省湖州市红旗路618号 邮编:313000