



艺	建	气	机
工	土	电	机

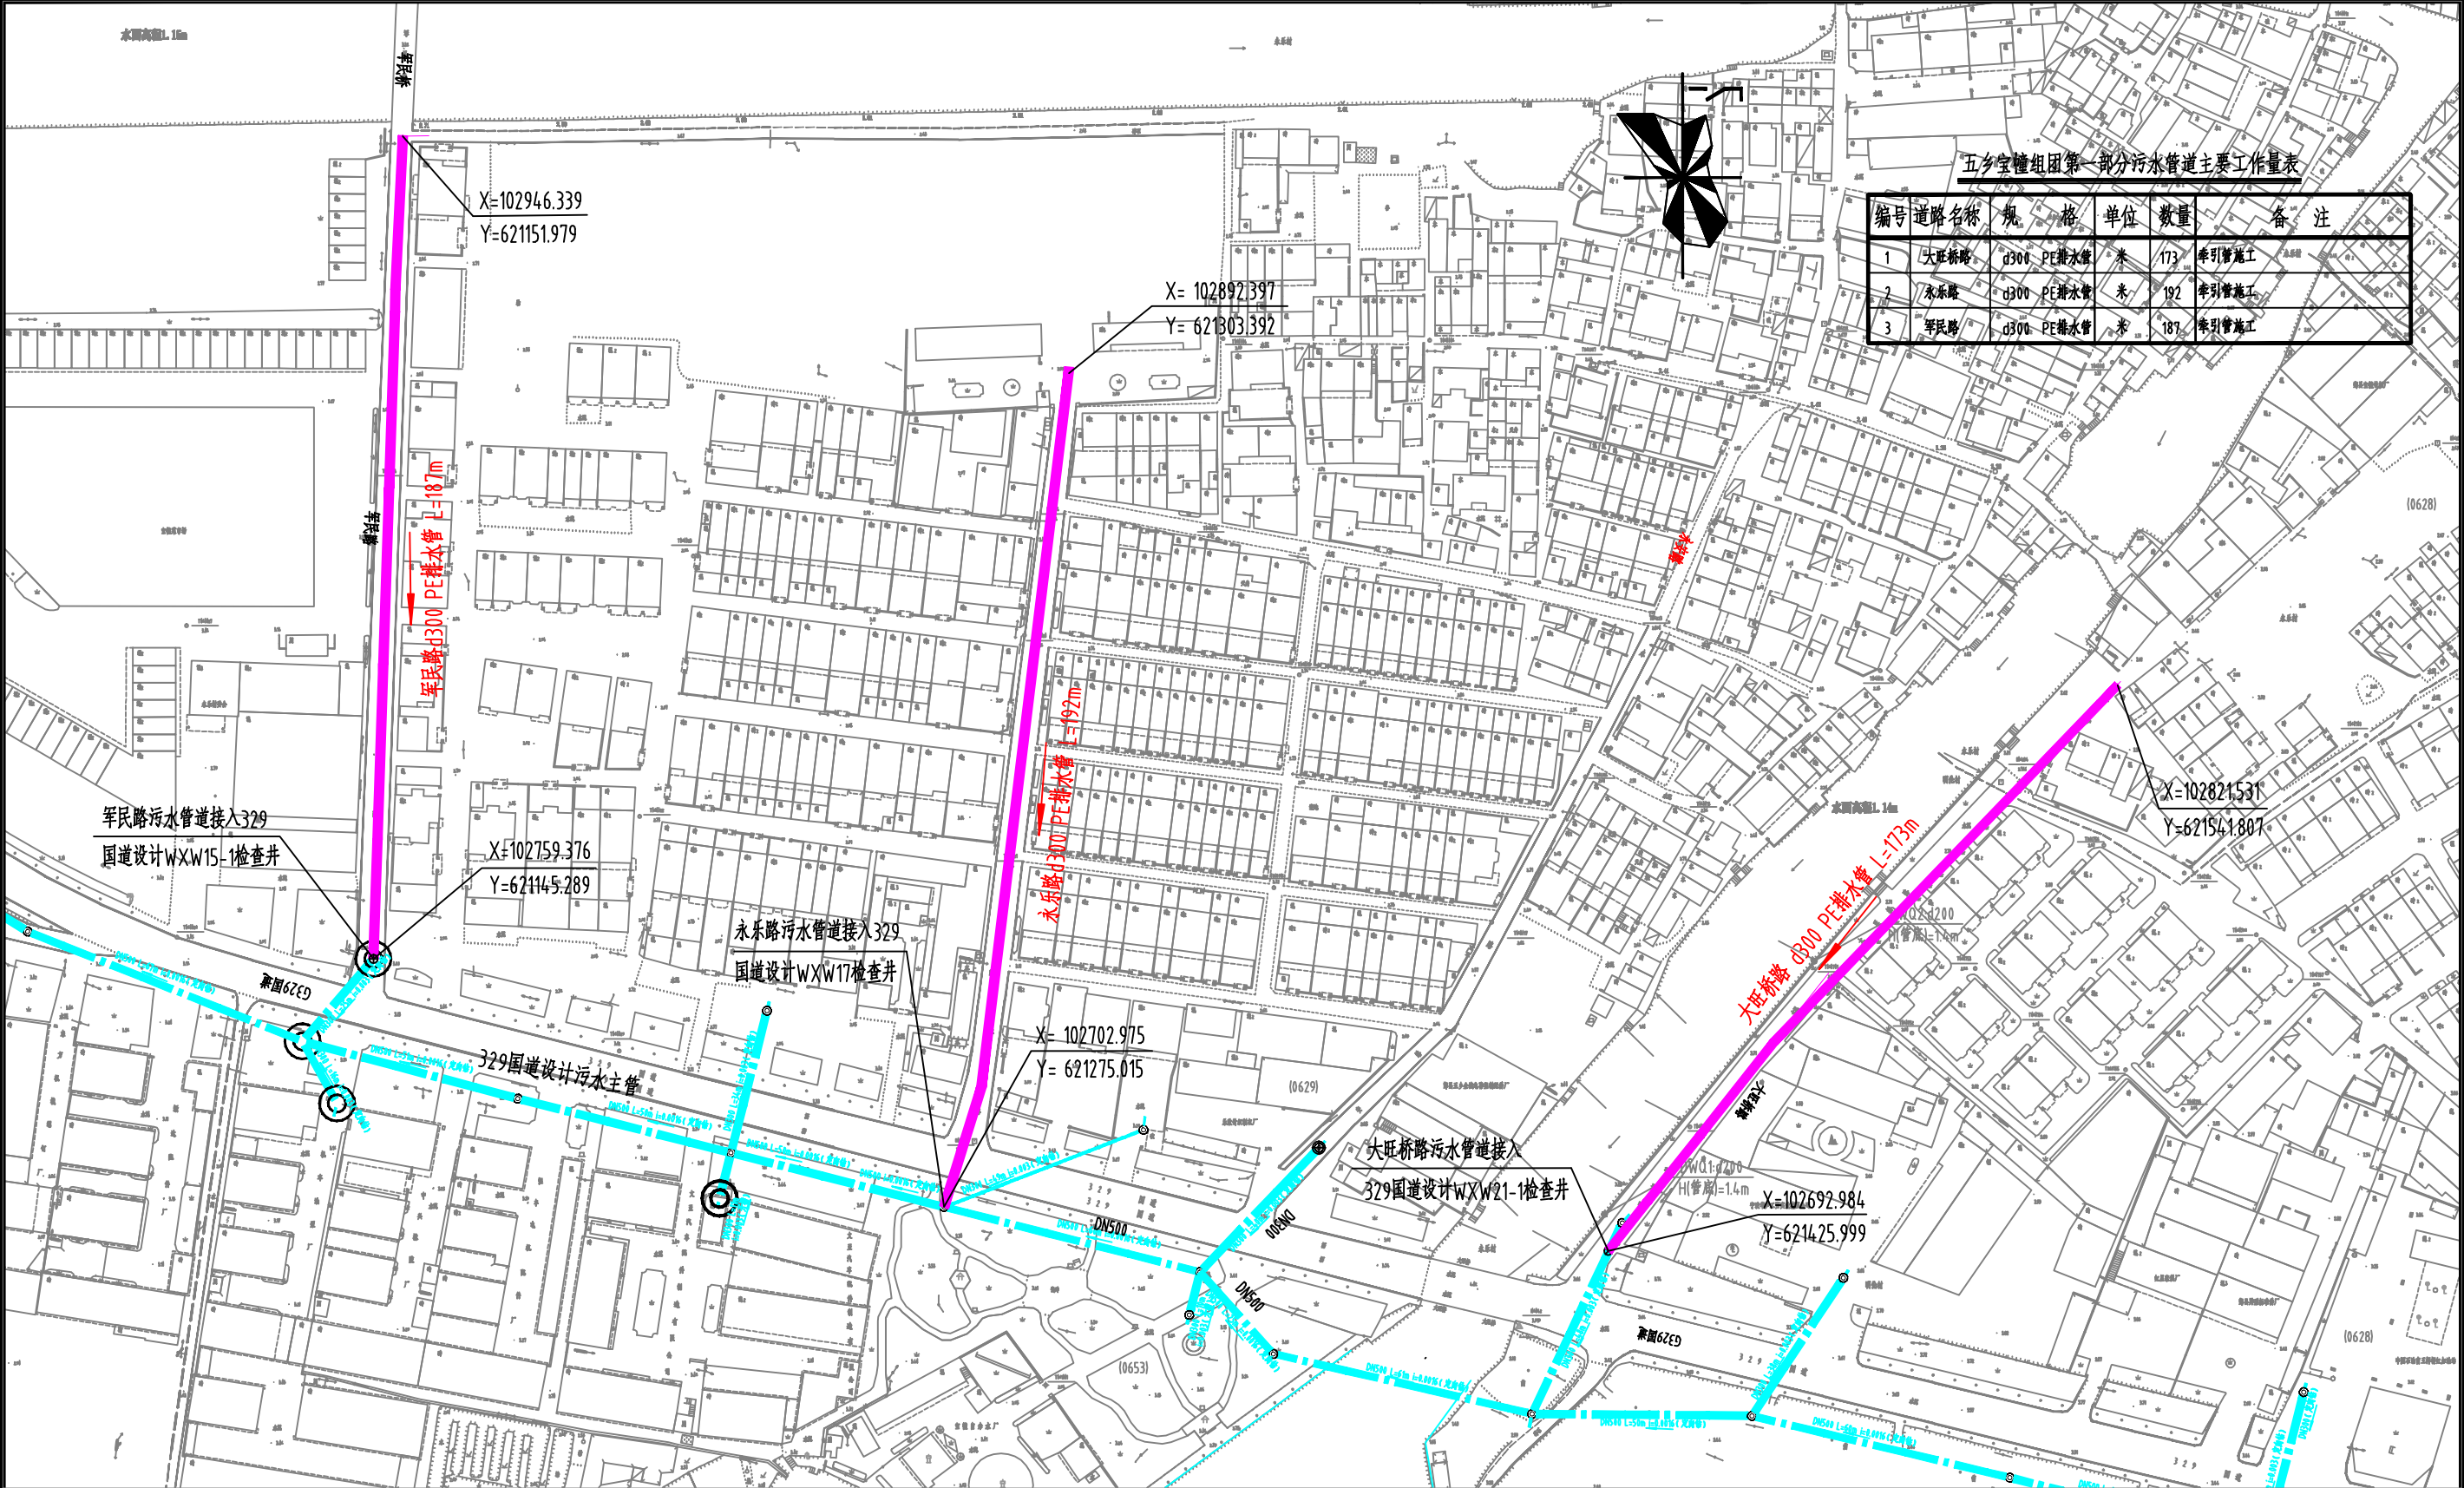


五乡宝幢组团第一部分污水管道主要工作量表					
编号	道路名称	规格	单位	数量	备注
1	大旺桥路	d300 PE排水管	米	173	牵引管施工
2	永乐路	d300 PE排水管	米	192	牵引管施工
3	军民路	d300 PE排水管	米	187	牵引管施工

五乡镇镇区宝幢组团第一部分污水收集管网总图 1:1000

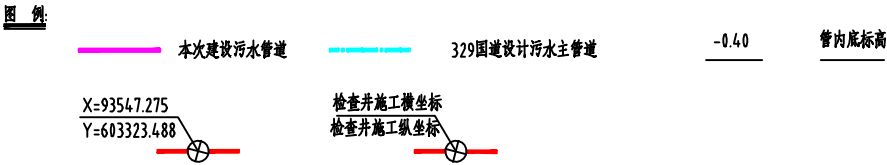

说明

1.图中尺寸单位。管长单位以米计,管径单位以毫米计;
2.本图坐标系采用宁波独立坐标系,高程单位以米计,高程系统采用1985国家高程基准;
3.本图平面图比例为1:1000

 中国市政工程中南设计研究总院有限公司 市政行业甲级A142001257 工程咨询甲级12120070023		工程名称	宁波市鄞州区五乡镇镇区污水收集管网建设工程	
		子项	2012年五乡宝幢组团污水收集管网工程	
审定	专业负责人	设计	设计号	16-201216
审核	校核	校核	设计阶段	施工图设计
项目负责人	设计	设计	图号	第一部分 污水收集管网工程总图
			日期	2012.10