



2-2剖面图
(1:50)

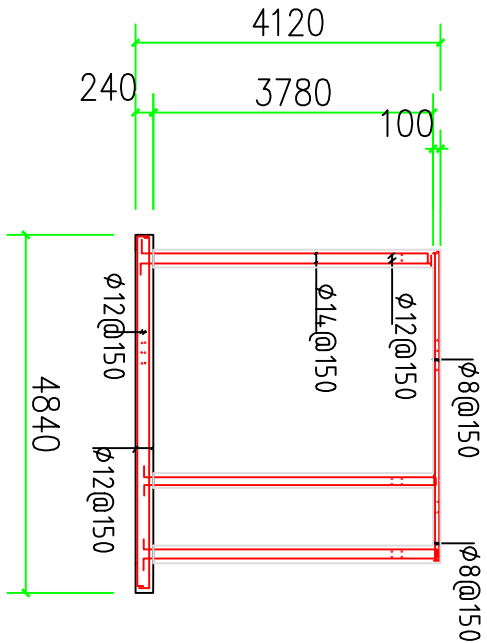

B-B剖面图
(1:50)

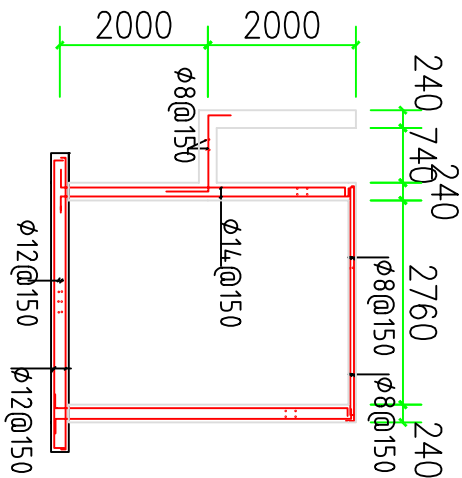

1-1剖面图
(1:50)

				工程名称	阶段	
所	别		工程负责人	工程负责	图号	
审	定	审定人		设计人	比例	
审	核	审核人	专业负责人	专业负责	日期	
校	对	校对人	制 图	制图人	富顺县中医院污水处理工程 调节池配筋图	

本图纸版权归本院所有，不得用于本工程以外范围