




1-1剖面配筋图  
(1:50)

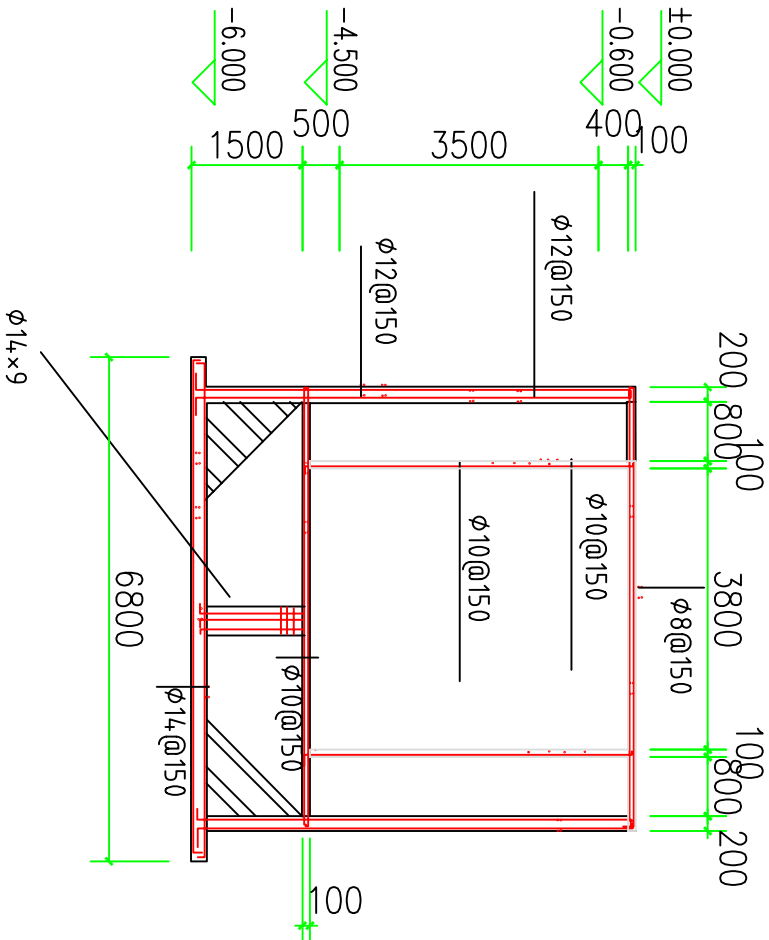

A-A剖面配筋图  
(1:50)

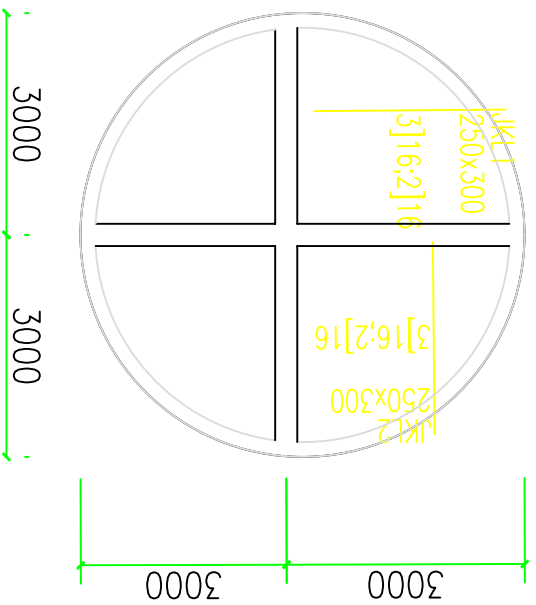

-4.5米外梁图  
(1:50)

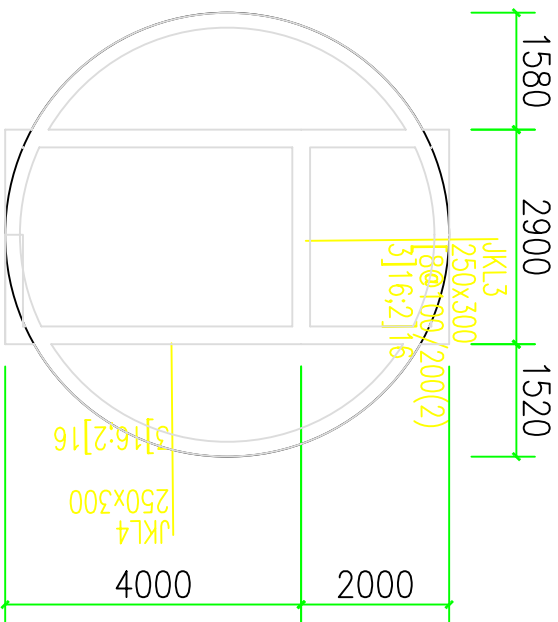

顶板梁图  
(1:50)

JK3  
250x300  
3]16;2]16

富顺县中医院污水处理工程				阶段	
所	别	工程名称	工程负责	图号	
审	定	审定人	设计	比例	
审	核	审核人	专业负责	日期	
校	对	校对人	制图	本图纸版权归本院所有，不得用于本工程以外范围	