


动力、照明平面布置图
(1:50)

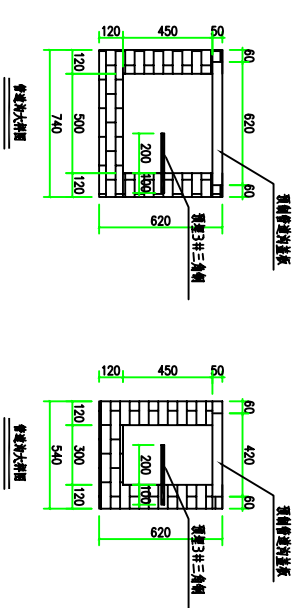

				工程名称		阶段	
				富顺县中医院污水处理工程		图号	
所	别			工程负责人	工程负责	比例	
审	定	审定人		设计	设计人	日期	
审	核	审核人		专业负责人	专业负责		
校	对	校对人		制图	制图人		

本图纸版权归设计单位所有，不得用于本工程以外的其他用途。