

单位名称:

工程名称 Name Of Project

西充县莲池镇生活污水处理站改造工程

建设单位 Construction Unit

备注 Note

1. 切勿以比例量度此图，一切应依图内数字所示为准。
2. 除标高标注单位为米，其他标注尺寸均为毫米。
3. 此图纸版权归我公司所有，未经我公司同意不得使用本图施工。
4. 图纸盖章签字后生效。

设计阶段 Stage Of The Design

施工图

图名 Name Of Drawing

配电柜盘面布置图

设计
Designer

校对
Checked

审核
Approval

日期
Date


比例
Scale

页数
Page


电气-06

图号

Drawing No.

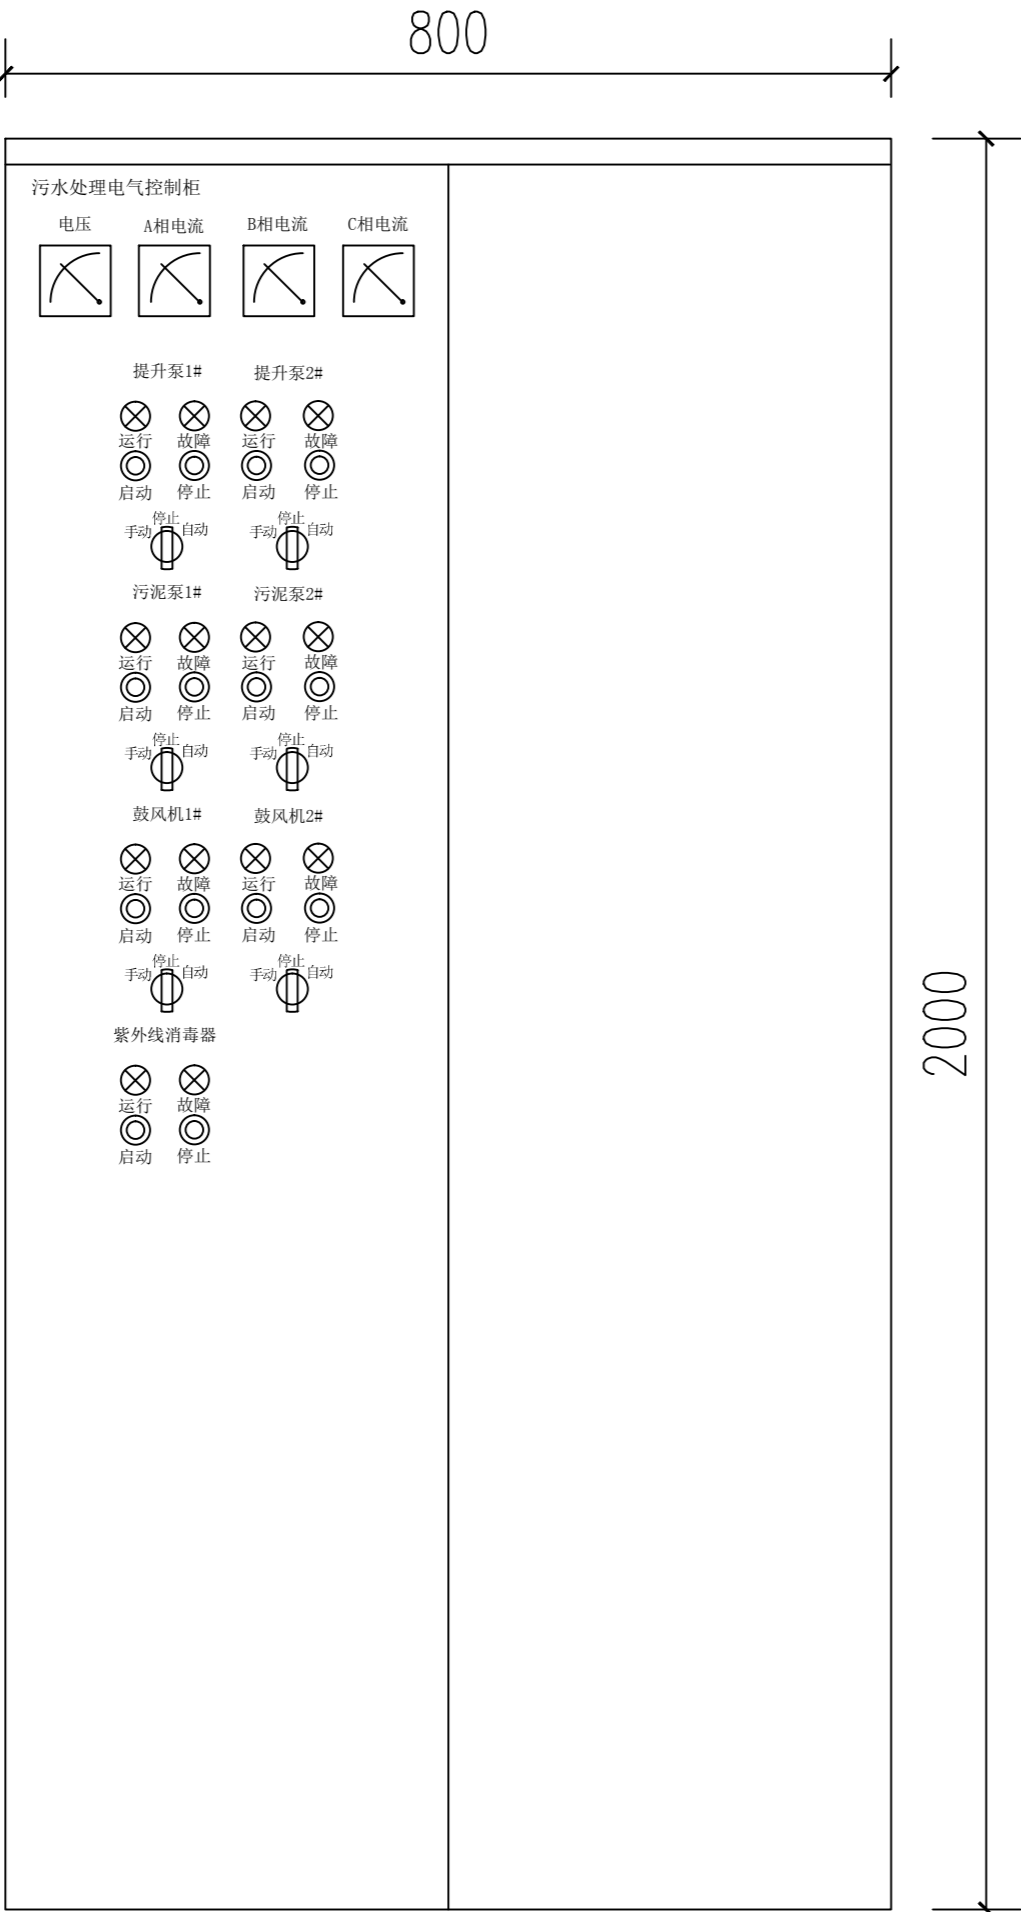

DTS634
电能表接线图

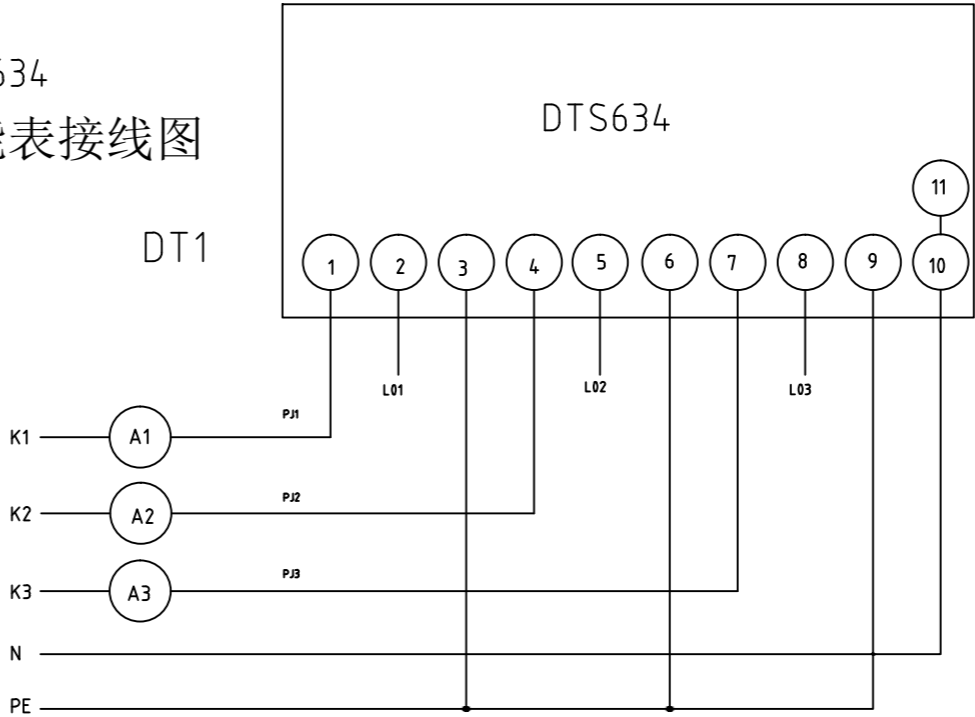

柜型: GGD柜

配电柜尺寸: 800×600×2000 (W×D×H)